


PROJEKT ZAGOSPODAROWANIA TERENU SKALA 1:500

**PROJEKTOWANA SZAFKA
POMIAROWA
P1-Rs/LZV/LZR/F**
zasila działkę nr 256/9
Projektowany uziom R < 30 Ω


Proj. SRS110, L=32,0m
PRZEWIERT STEROWANY

Projektowane przyłącze kablowe
NA2XY-O 4 x 70 mm, L = 34/50 m

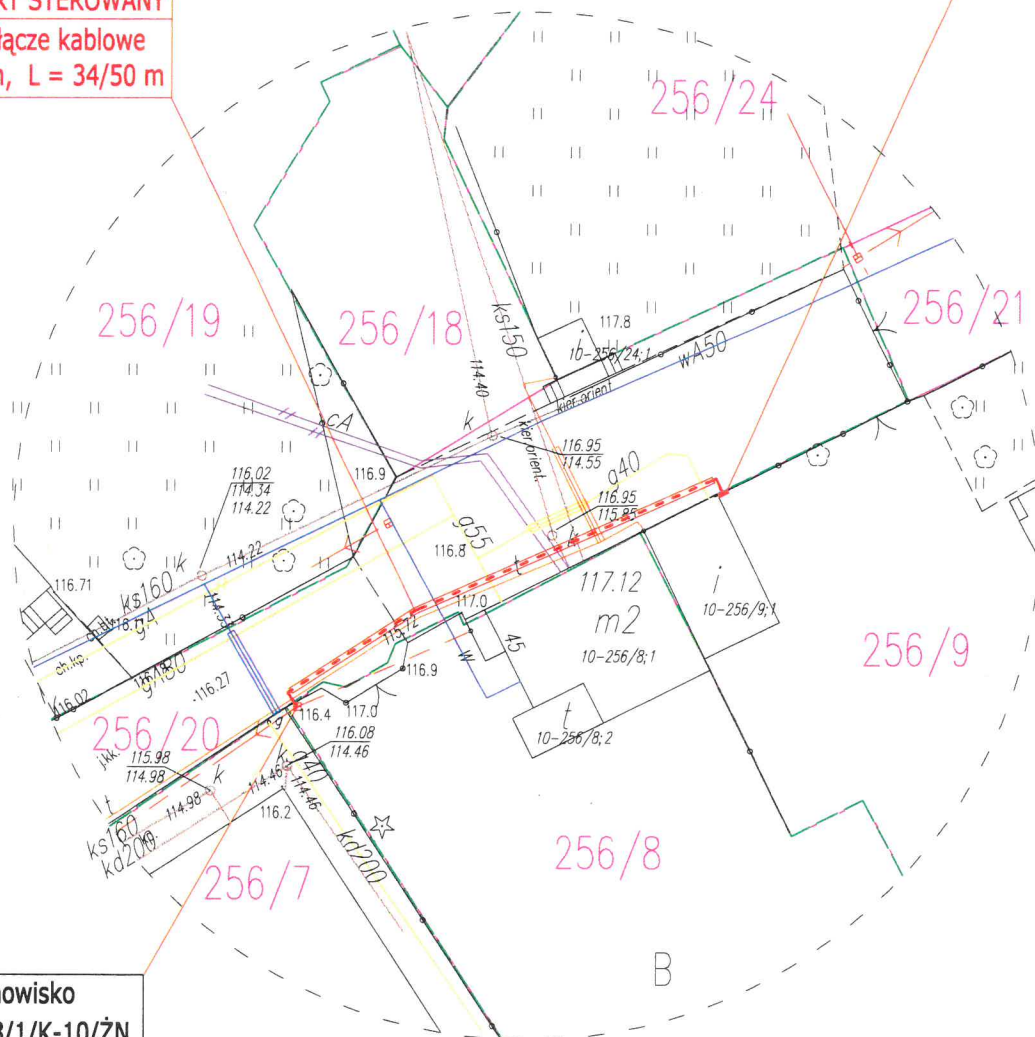

Istn. stanowisko
słupowe nr 03/1/K-10/ŻN

Proj. ogranicznik przepięć
SE 30.350 BZ10
Projektowany uziom

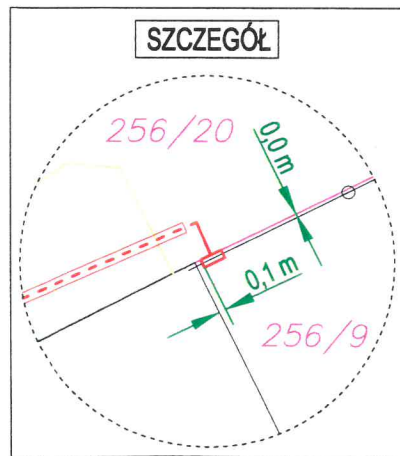

Nr zlecenia OBI/66/2100012

BIURO PROJEKTOWE "ELTOM" TOMASZ KASPROWICZ UL. KWIDZYŃSKA 9, 14 - 200 ŁAWA			
Skala 1:500	Inwestor	ENERGA OPERATOR SA, Oddział w Olsztynie 10 - 950 Olsztyn, ul. Tuwima 6	
Data maj 2021	Temat rysunku	Trasa projektowanego przyłącza kablowego 0,4 kV wraz z szafką pomiarową dla działki nr 256/9	
	Adres Inwestycji	ŁAWA, ul. WYSZYŃSKIEGO, dz. nr 256/8, 256/20, 256/9 - obr. 10	
Projektował	inż. T. KASPROWICZ upr. bud. WAM/0097/PWOE/12	Podpis	Nr rysunku 1